



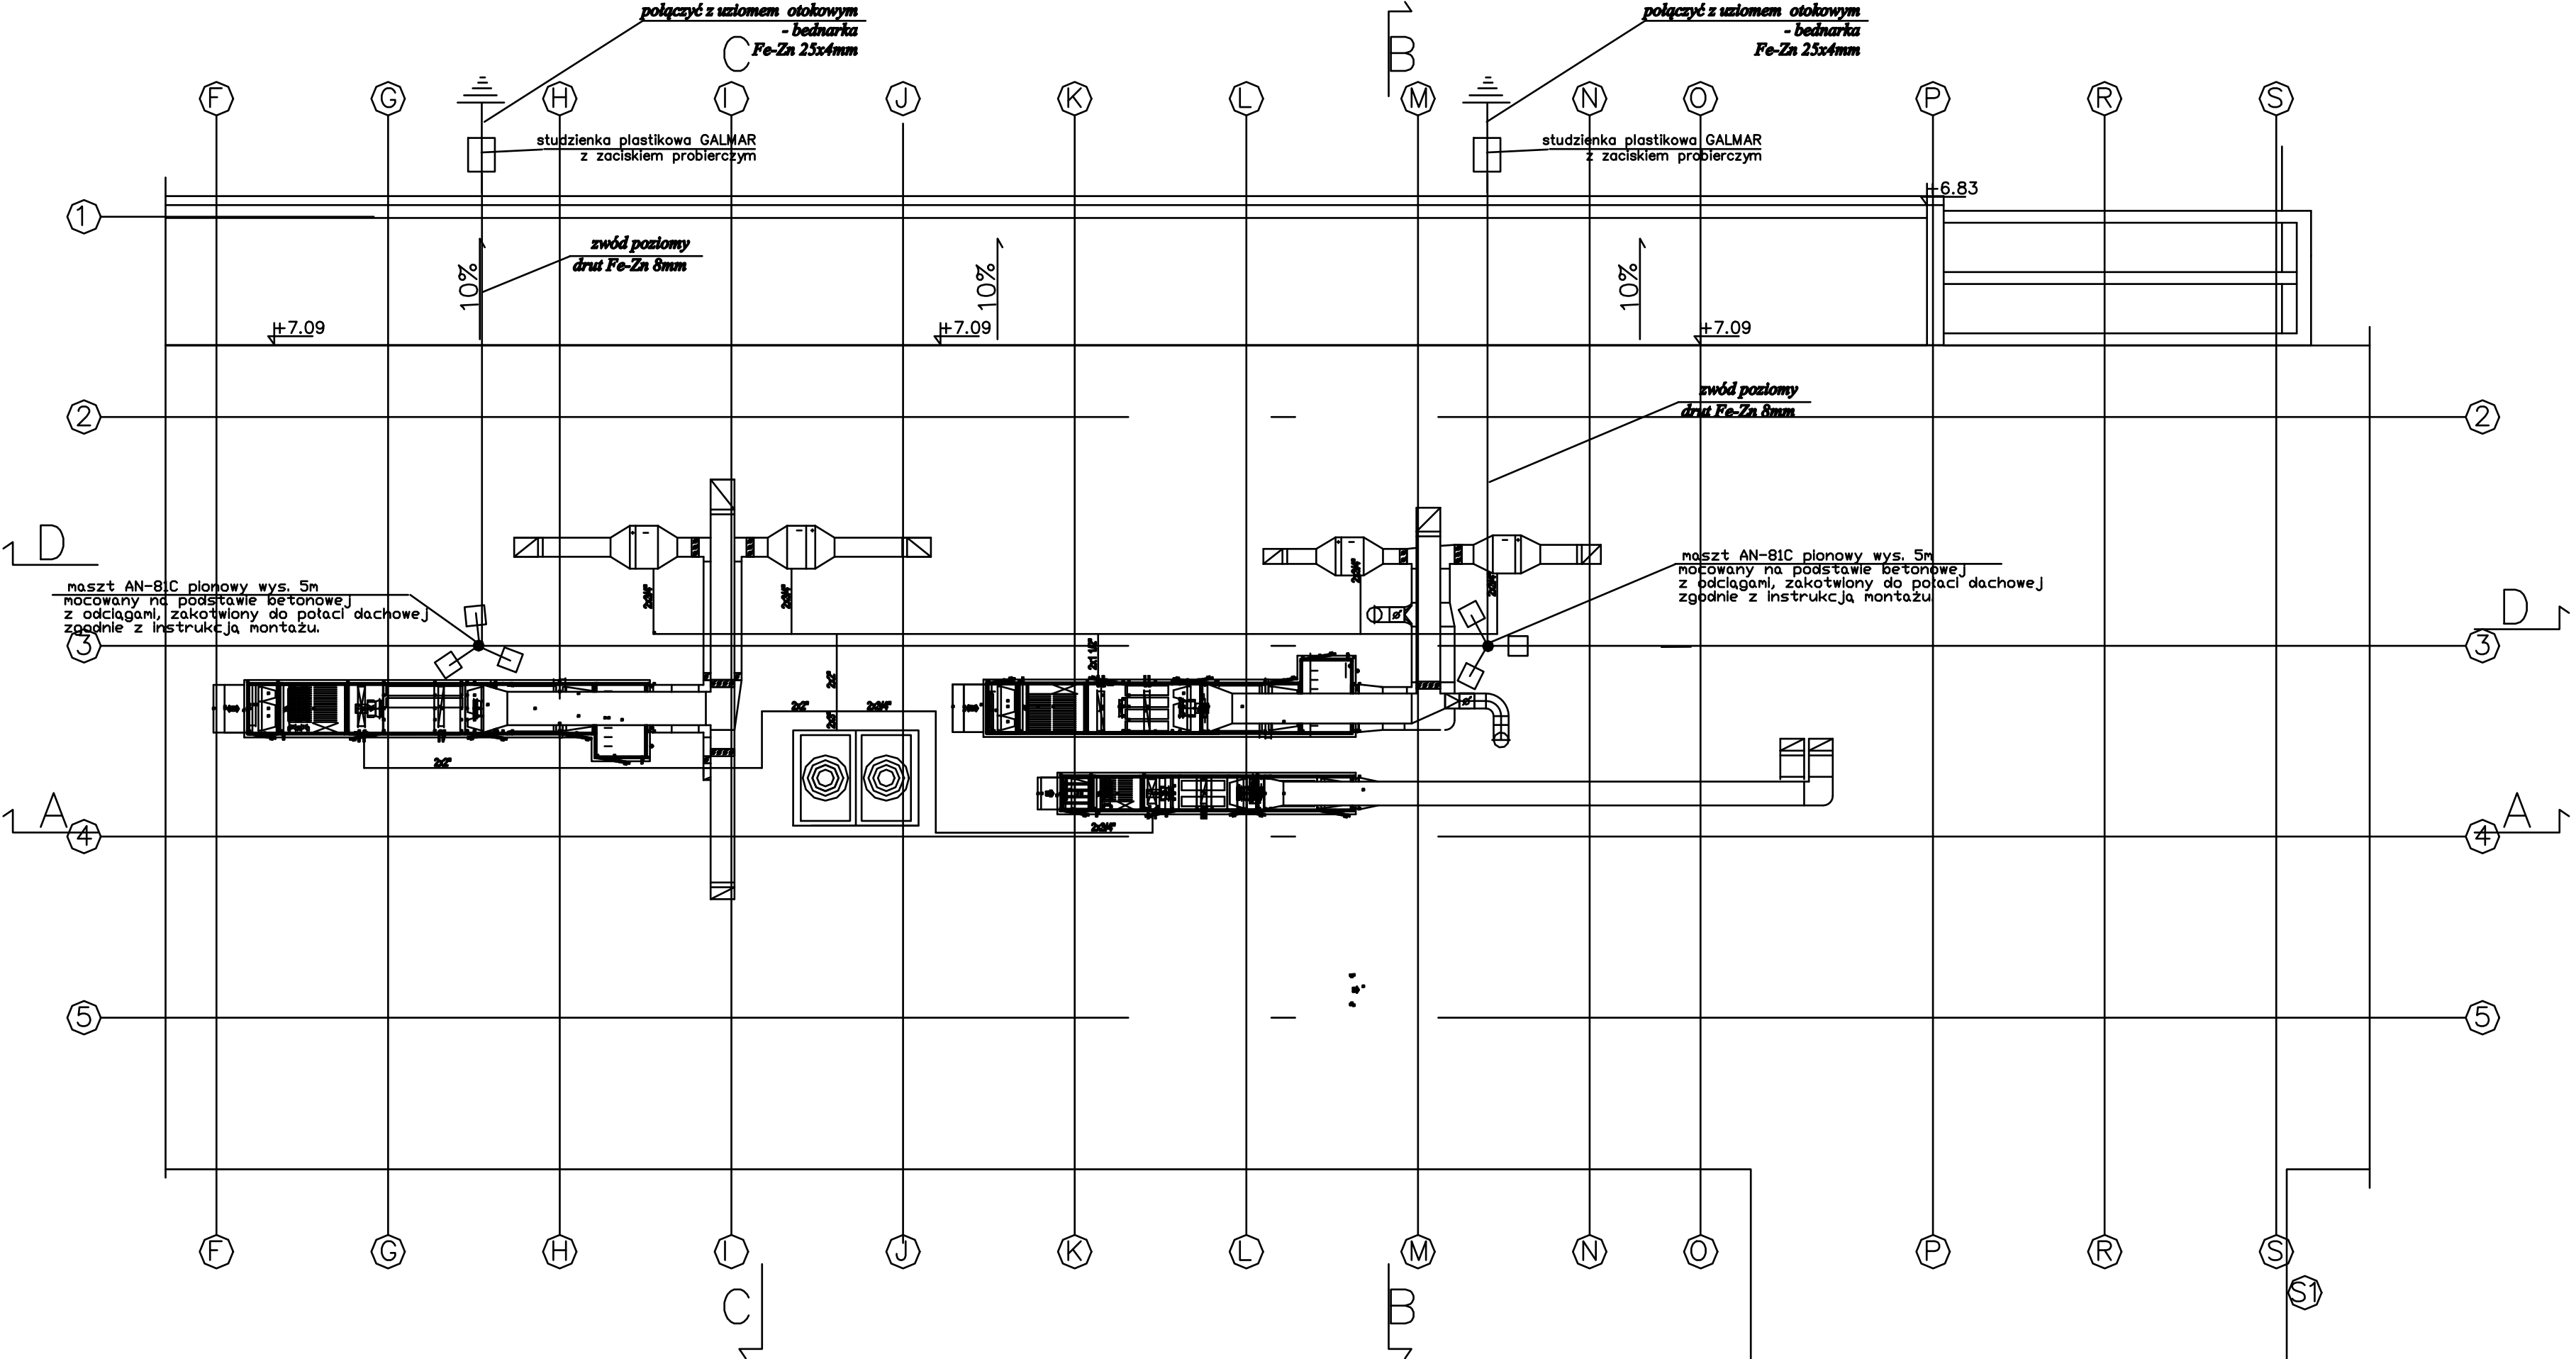

Rzut dachu skala 1:500

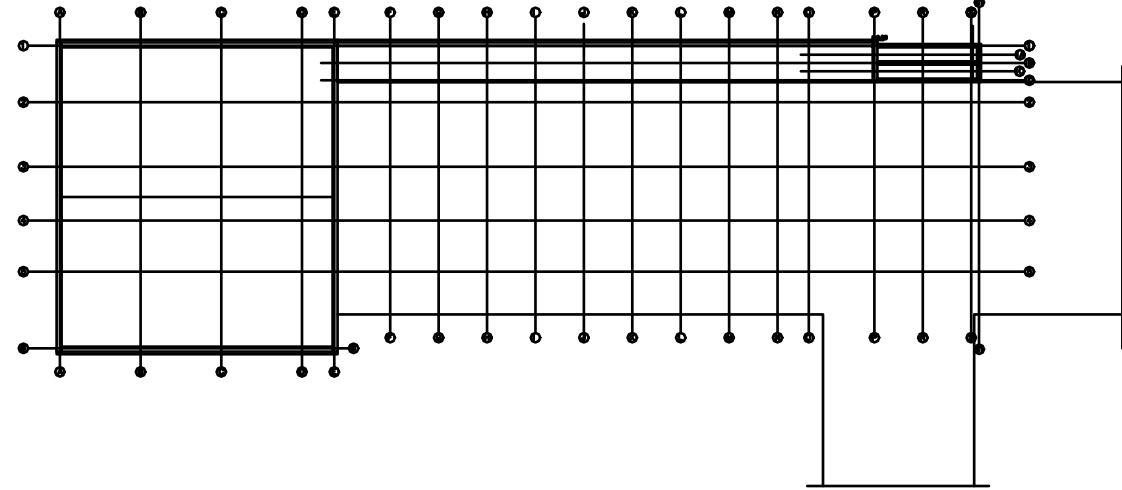

Uwagi:
1. Instalację piorunochronną należy wykonać zgodnie z wymaganiami, PN-IEC 61024-1 oraz PN-IEC 61024-1-1
2. Uziom otokowy - istniejący
3. Złącza kontrolne montować w studzienkach plastikowych GALMAR.
4. zamontować na dachu maszt odgromowy wolnostojący na trójnogu H = 5000 mm, kod: AN-81C firmy AN-KON. Wysokość masztu: H = 5000 mm, składany na trójnogu, Średnica: $\varnothing 18 \times 3000 + \varnothing 12 \times 2000$, Wymiary podstawy (betonowej): $50 \times 50 \times 6$ [cm] - 3 sztuki, Waga podstawy: 3×40 kg. Powłoka - ocynk ogniowy. Podstawy masztu należy zakotwić do połaci dachowej

UWAGI:
- PRZEJŚCIA INSTALACJI UZIEMIENIA PRZEZ STROP NAD I PIĘTREM NALEŻY WYKONAĆ JAKO SZCZELNE
- PRZEJŚCIA INSTALACYJNE O ŚREDNICY POW. 4 CM PRZEZ STROPY I ŚCIANY O ODPOWIEDNOCI OGNIOWEJ CO NAJMNIEJ EI30 LUB EI60 NALEŻY WYKONAĆ W KLASIE ODPOWIEDNOCI OGNIOWEJ EI TYCH ELEMENTÓW.
- PRZEJŚCIA PRZEZ ŚCIANY NOŚNE ZEWNĘTRZNE NALEŻY WYKONAĆ JAKO SZCZELNE

Przebieg	Indywidualność	Data	Wzrost	Waga
Przebieg	Indywidualność	DATA: 15/12/2022/107		
Przebieg	Indywidualność	DATA: 15/12/2022/107		
Specjalistyczny Szpital Im. dr. A. Sokotowskiego ul. Sokotowskiego 4, 58-309 Wałbrzych				
Wentylacja 5 pomieszczeń zlokalizowanych na piętrze w istniejącej części szpitala				
RZUT DACHU Instalacja piorunochronna				
Przebieg	Indywidualność	DATA	Wzrost	Waga
E-3	PB+PW	A2		1:100