



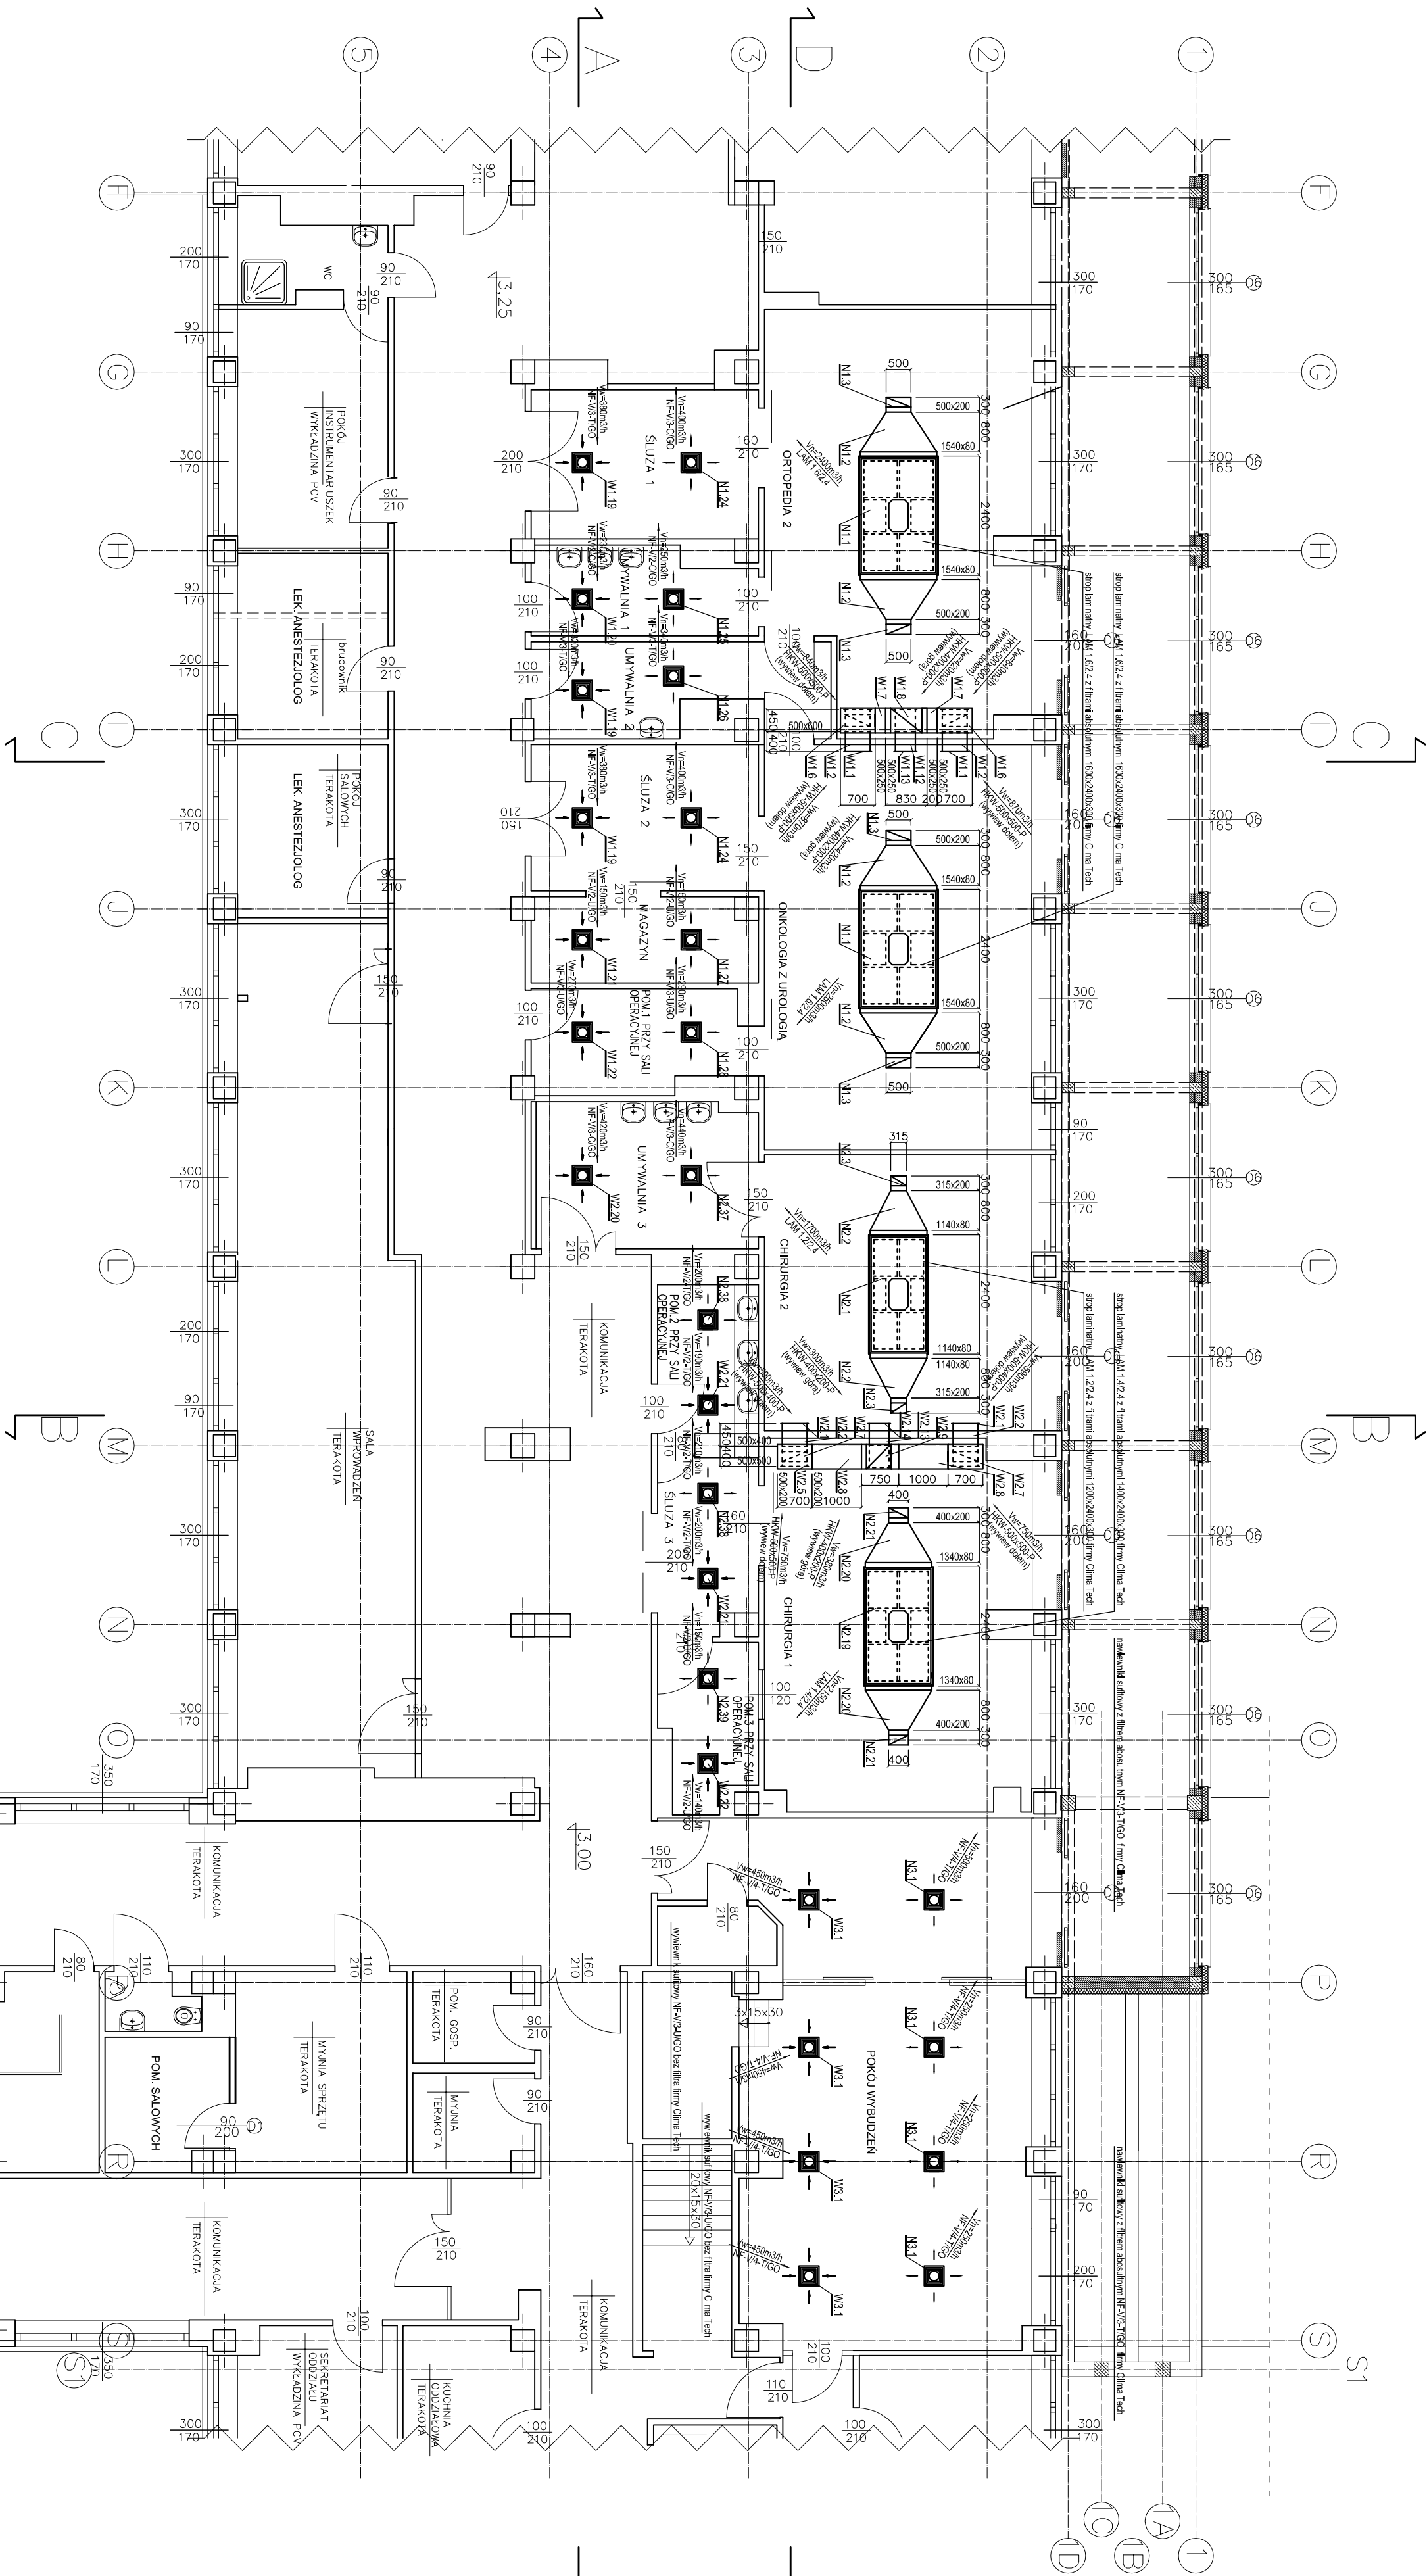

wykaz wentylowanych pomieszczeń
skala 1:500

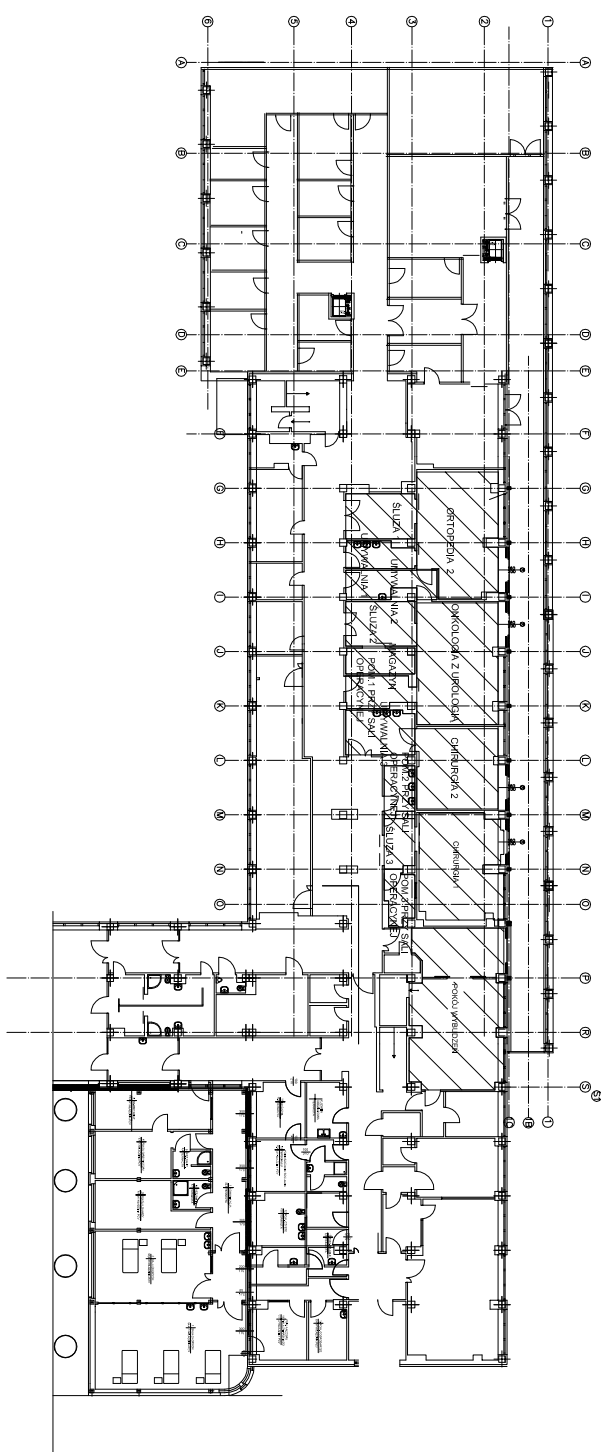

Specjalistyczny Szpital im. dr. A. Sokoł ul. Sokołowskiego 4, 58-309 Wąbrzy Wentylacja 5 pomieszczeń, zlokalizowan na piętrze w istniejącej części szpital			
RZUT PIĘTRA – wentylacja			
W01	PB+PW	A2	1:100