



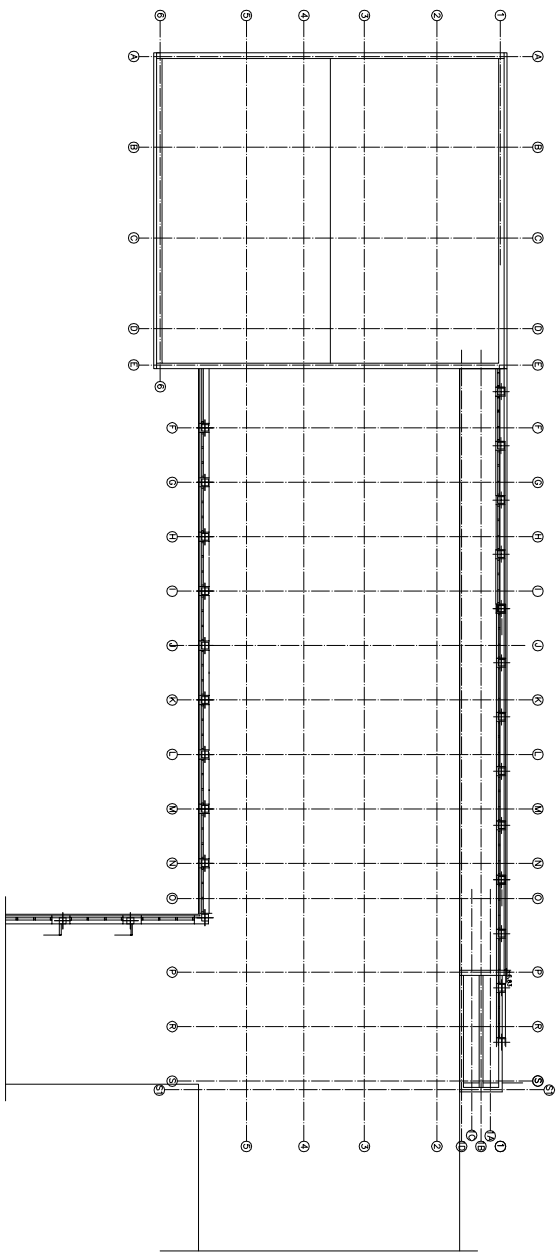

Rzut poddasza skala 1:500

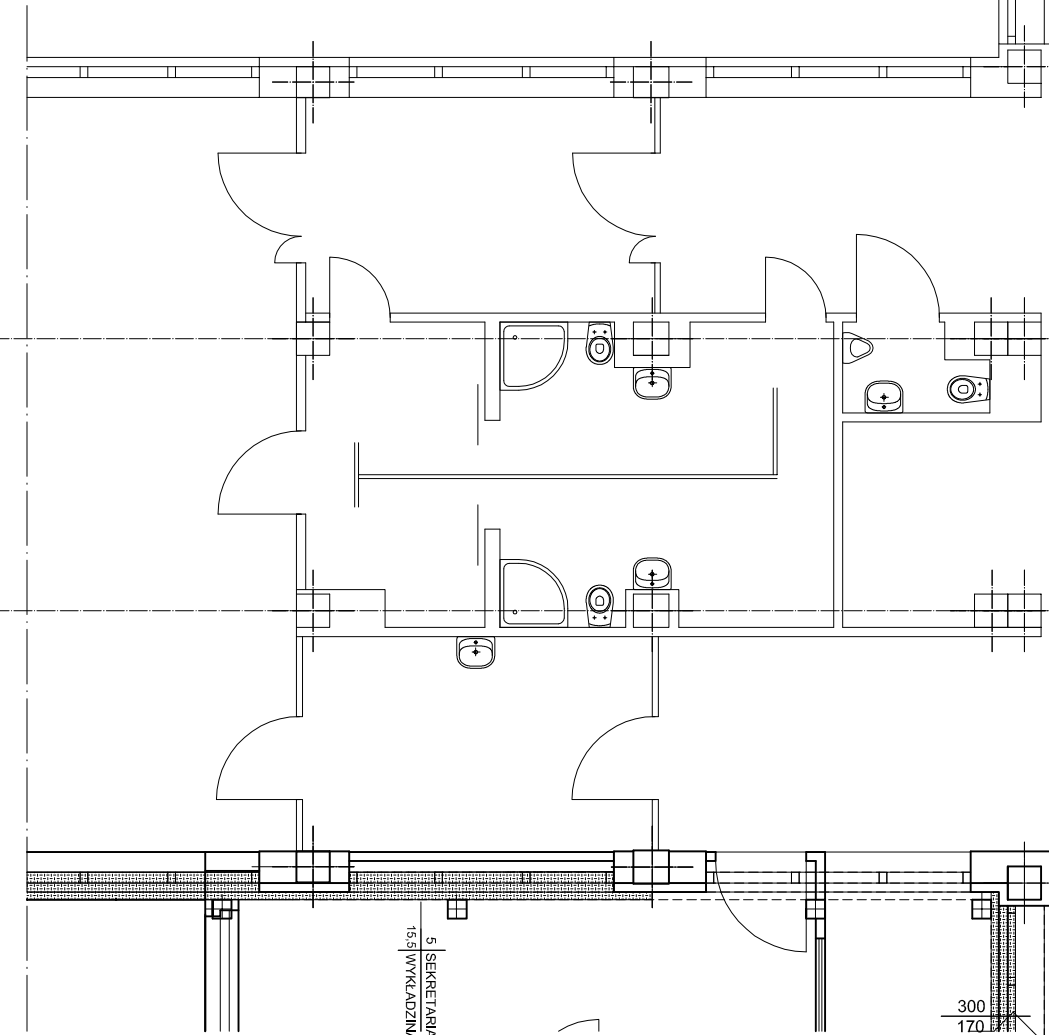

Nazwa obiektu			
Projektant	Inst. Projekt. Architekt.	Data	13.07.2025
Wykonawca	Inst. Projekt. Architekt.	Data	13.07.2025
Opis	Specjalistyczny Szpital im. dr A. Sokoł ul. Sokołowskiego 4, 58-309 Wąbrzysk Wentylacja 5 pomieszczeń, zlokalizowanej na piętrze w istniejącej części szpitala		
RZUT PODDASZA – wentylacja			
W02	PB+PW	A2	1:100