



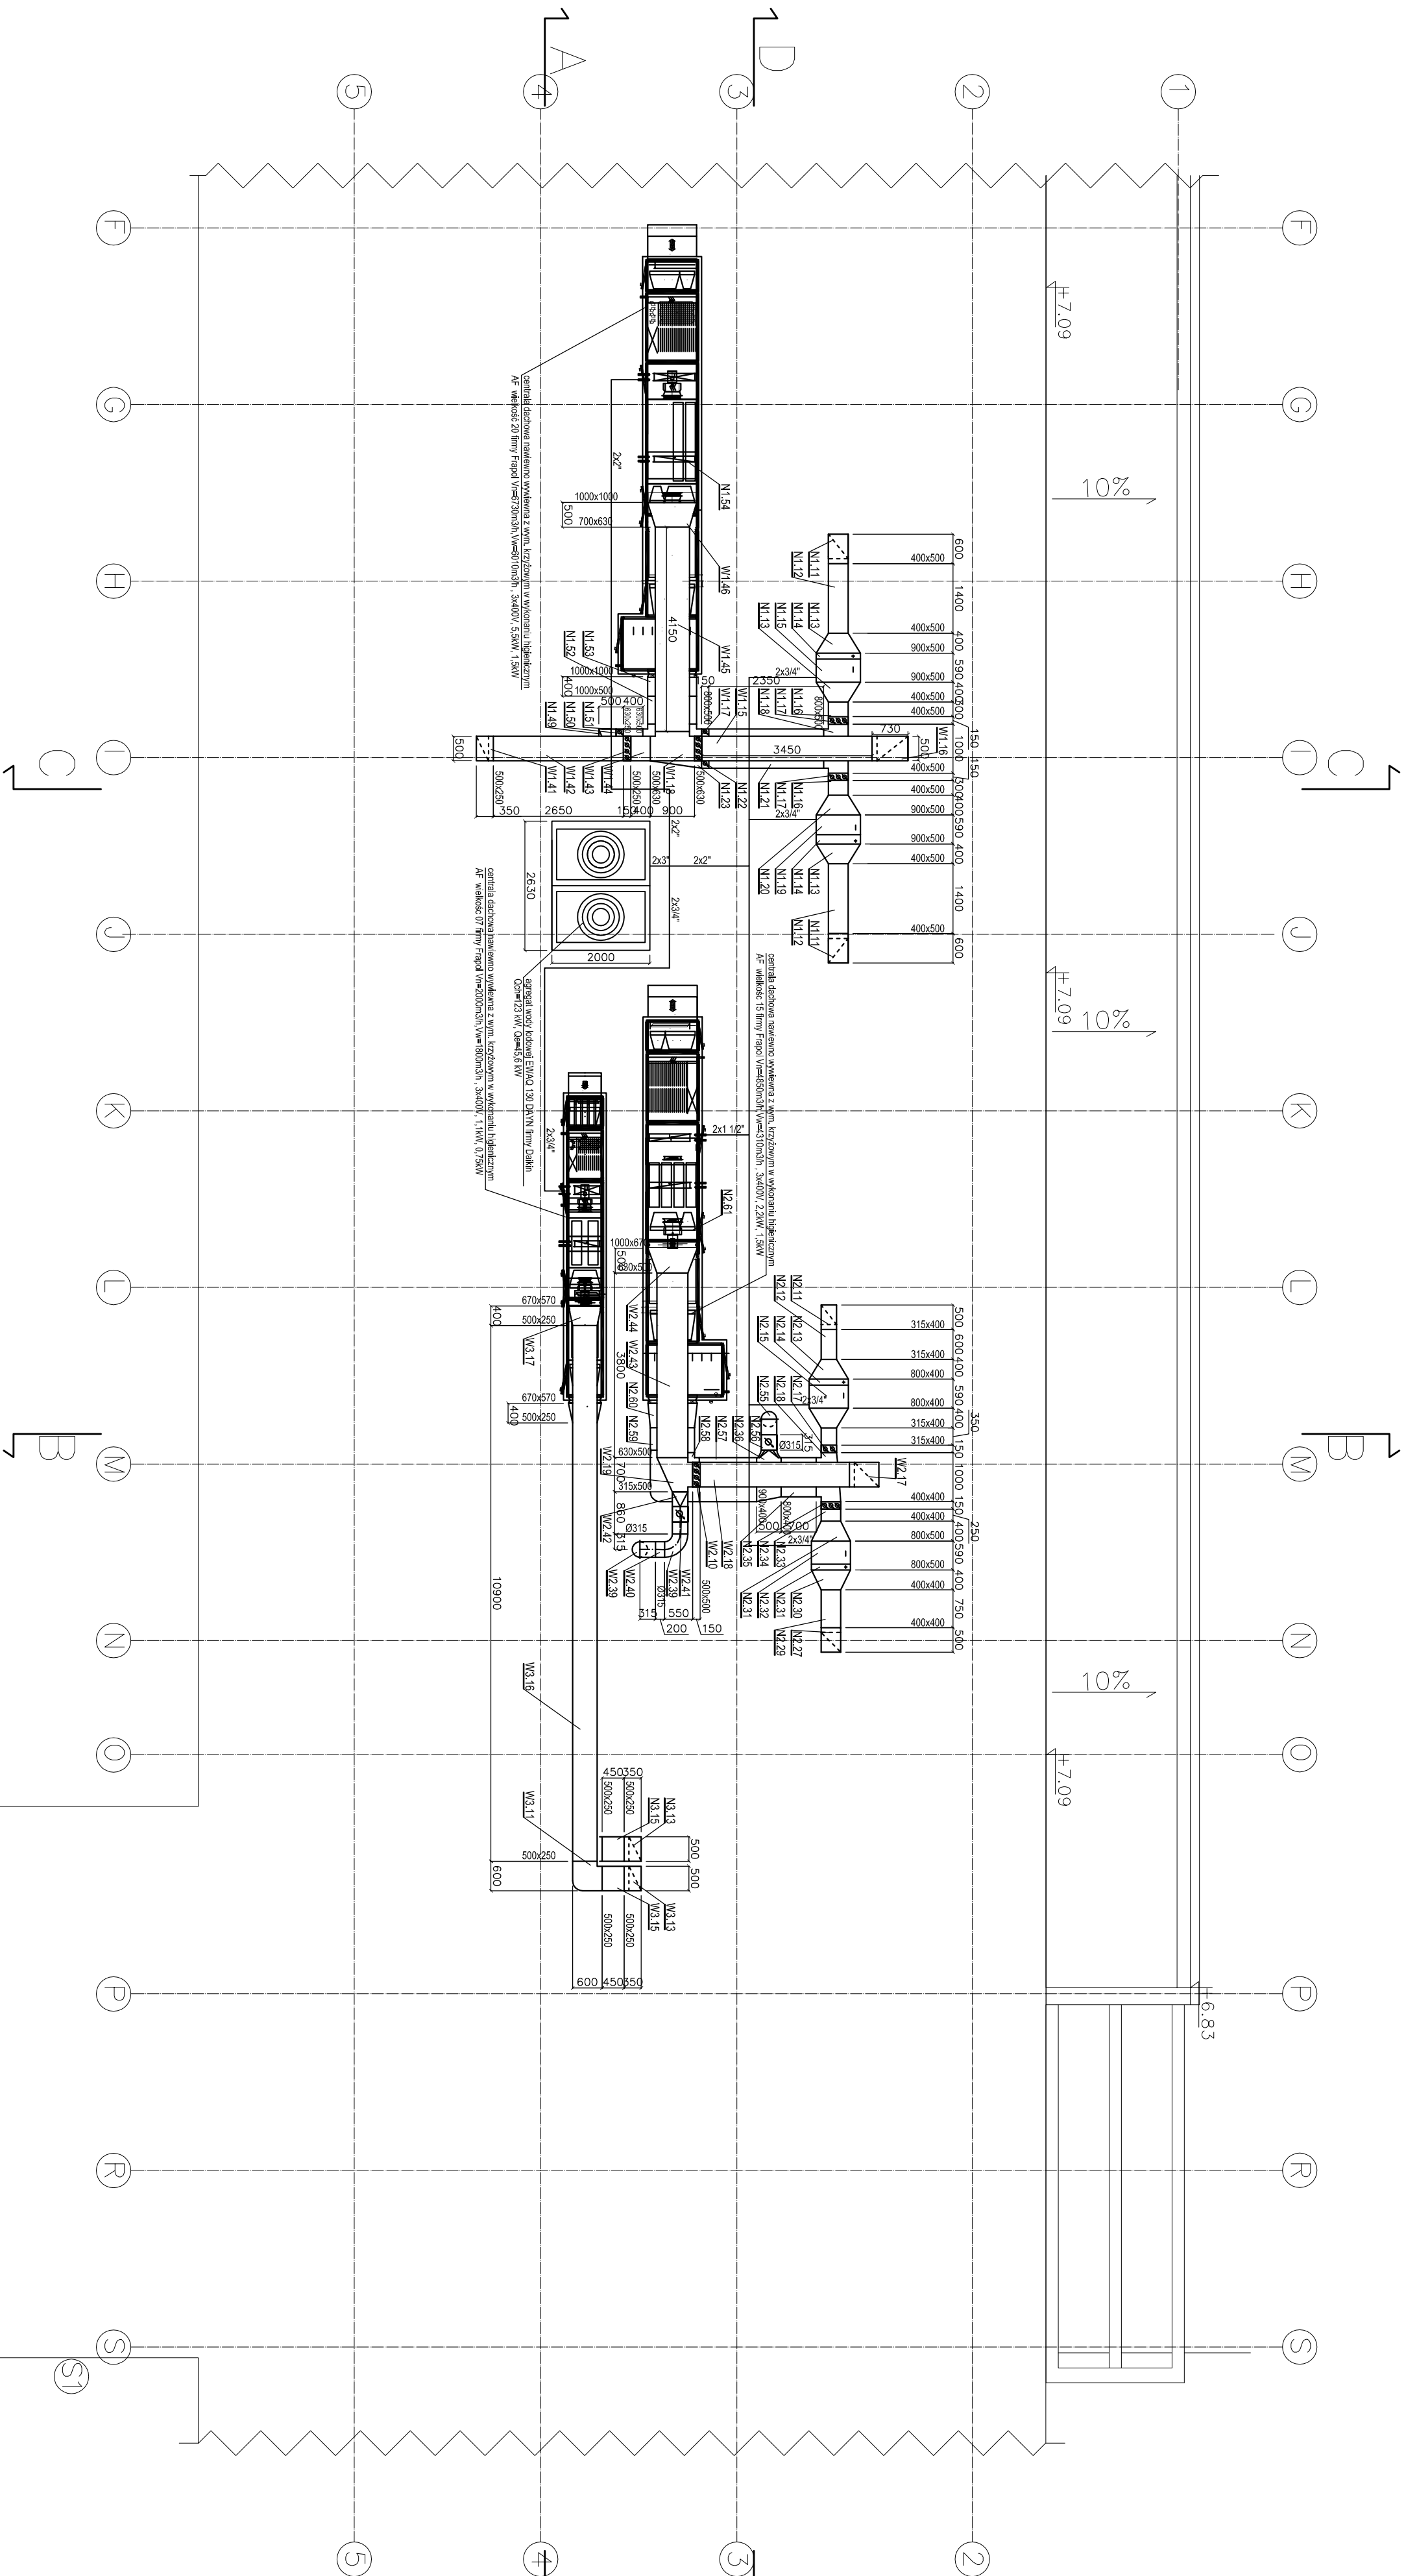

Rzut dachu skala 1:500

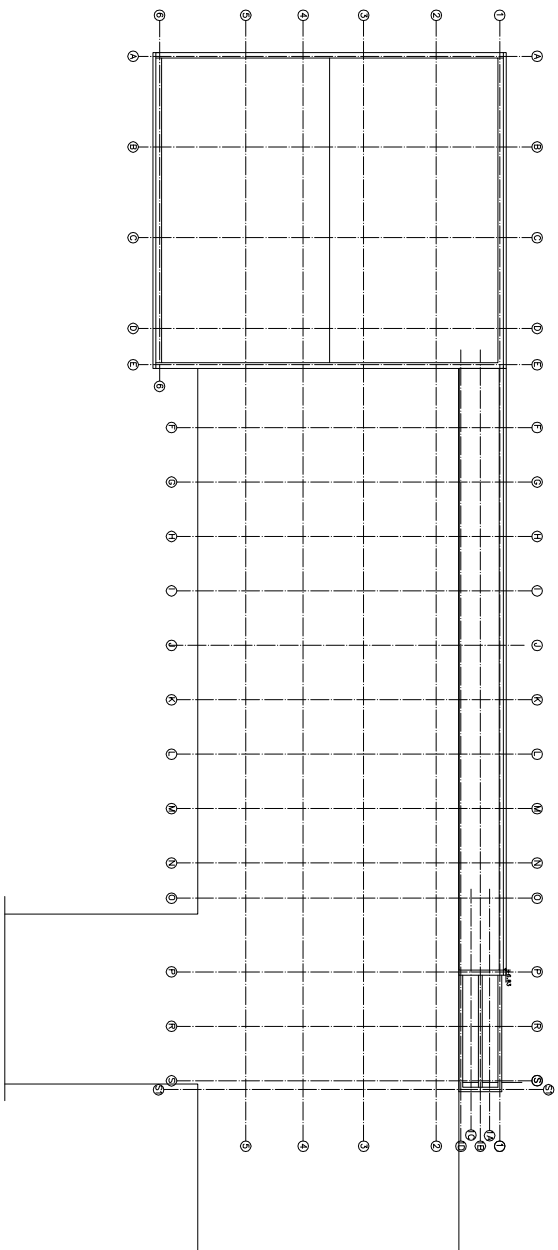

Nazwa obiektu			
W03	PB+PW	A2	1:100
RZUT DACHU – wentylacja			
Specjalistyczny Szpital im. dr A. Sokoł ul. Sokołowskiego 4, 58-309 Wąbrzy Wentylacja 5 pomieszczeń, zlokalizowan na piętrze w istniejącej części szpitala			
Projektant: Inst. Projektów Architekturalnych			
Wykonawca: Inst. Projektów Architekturalnych			
Data: 13.07.2017			
Skala: 1:100			