



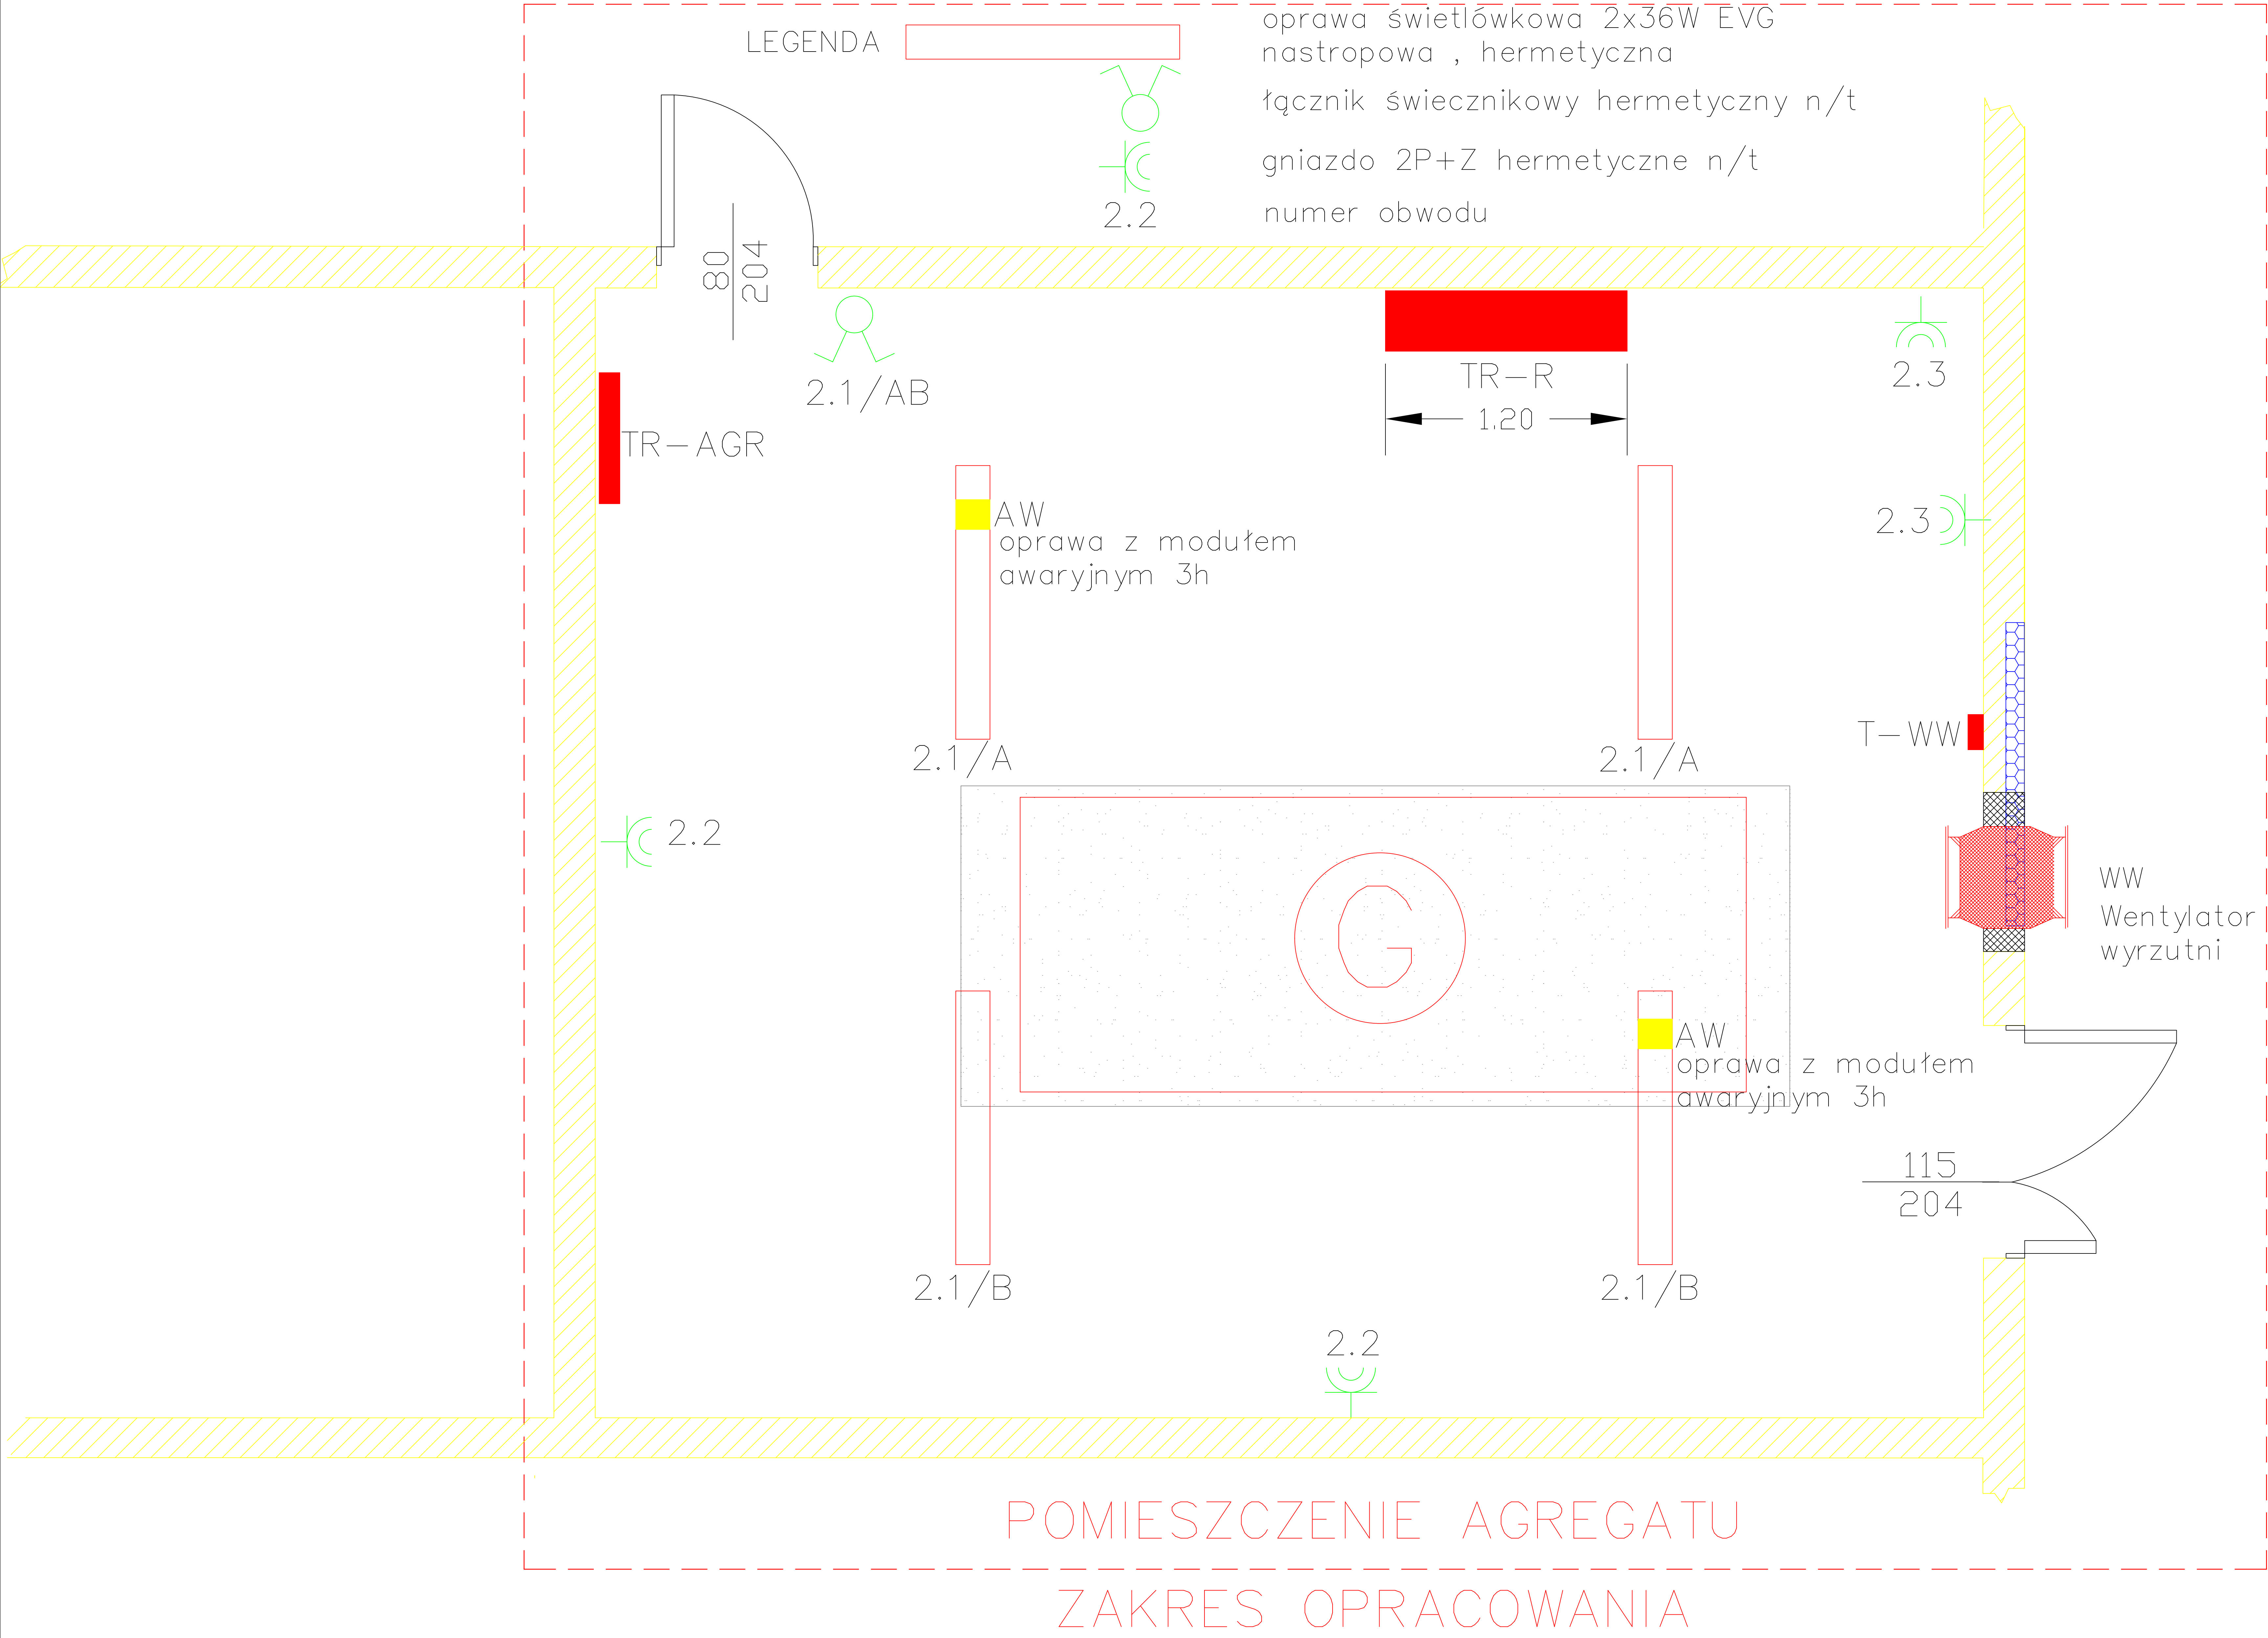


 elektrotechnika systemy p.poz. 46-073 Mechnice ul. Torowa 3 tel.kom. +48 519441165 tel/fax 77 4640560	projektant	inż. Danuta Bobrowska 138/86/OP	obiekt,adres	inwestor	temat			nr. rysunku	
	opracował/ rysował	mgr.inż Damian Szemajda			Specjalistyczny Szpital im. dra. Alfreda Sokołowskiego Wałbrzych ul. Sokołowskiego 4	Specjalistyczny Szpital im. dra. Alfreda Sokołowskiego Wałbrzych ul. Sokołowskiego 4	MODERNIZACJA ZASILANIA AWARYJNEGO PROJEKT TECHNICZNY		7-E
		Tomasz Kotula							
	sprawił	mgr.inż Gerard Mainka 275/92/OP					nazwa rysunku		data wykonania
		Pomieszczenie agregatu prądowórczego - plan instalacji elektrycznej		02.2013			2/2/2013	1:50	
								branża ELEKTR.	


POMIESZCZENIE RR-SZPITAL

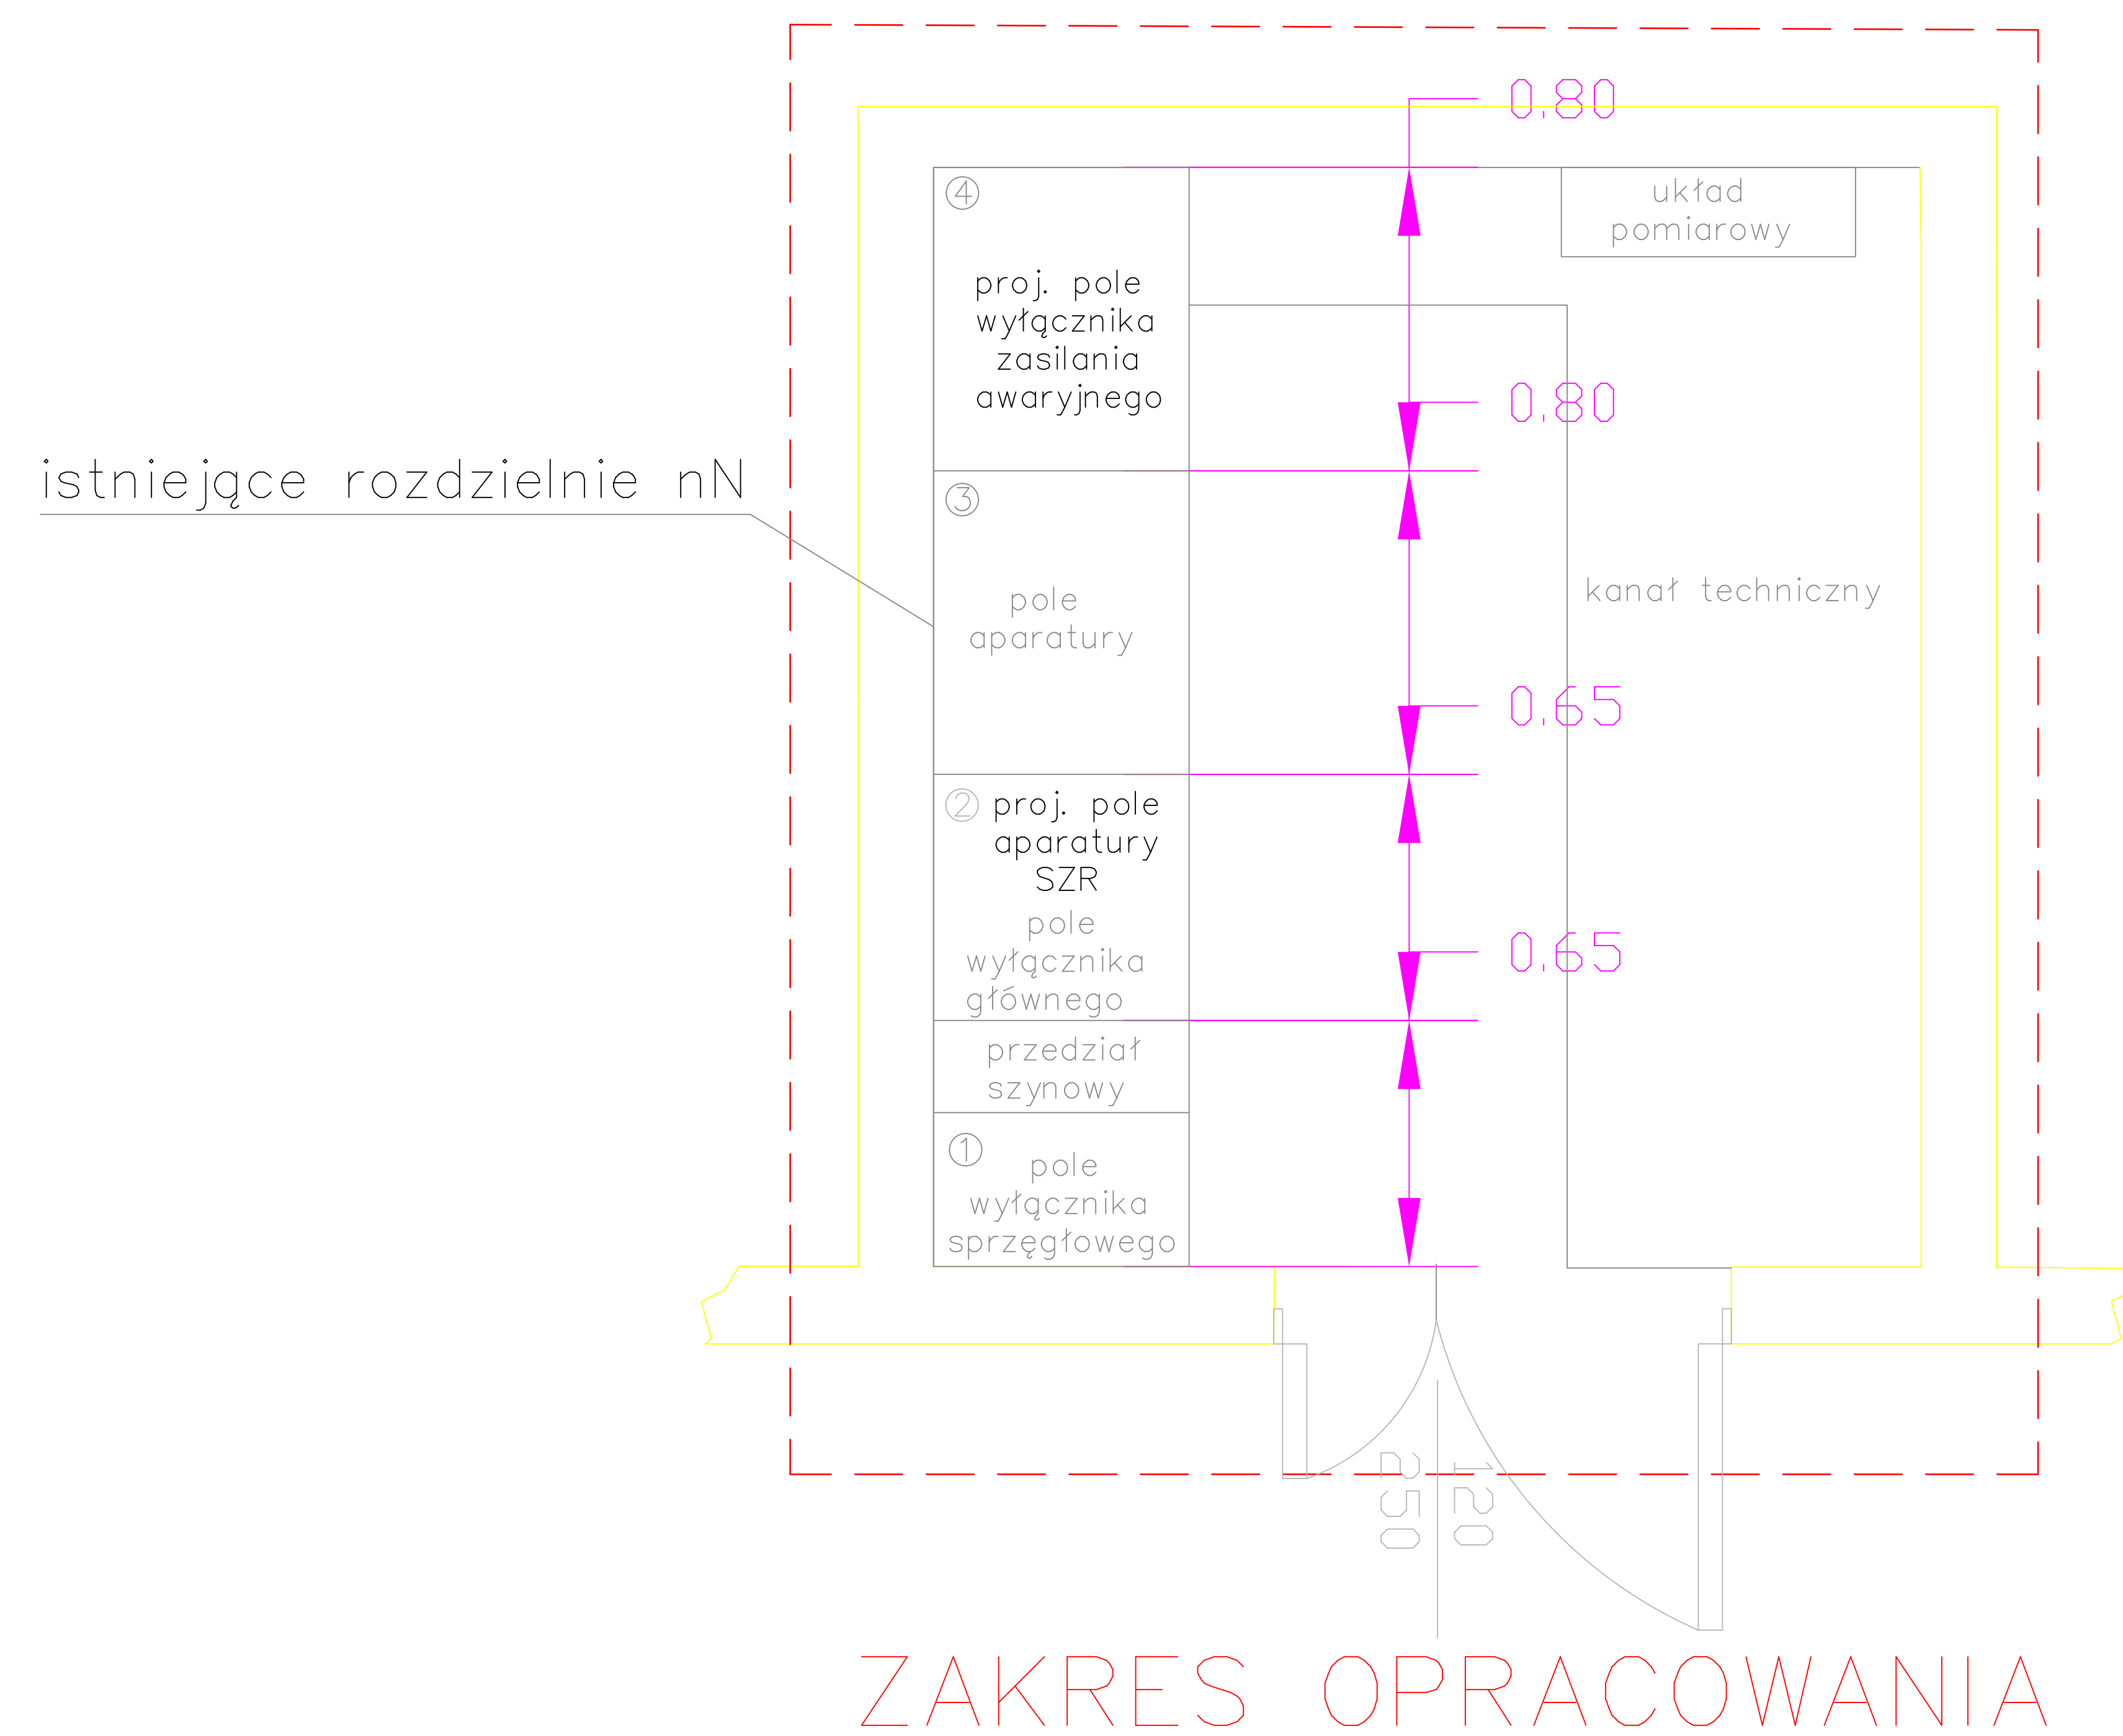

 elektrotechnika systemy p.poz. 46-073 Mechnice ul. Torowa 3 tel.kom. +48 519441165 tel/fax 77 4640560	projektant	inż. Danuta Bobrowska 138/86/OP		obiekt,adres	inwestor	temat MODERNIZACJA ZASILANIA AWARYJNEGO PROJEKT TECHNICZNY			nr. rysunku 8-E
	opracował/ rysował	mgr.inż Damian Szemajda Tomasz Kotula		Specjalistyczny Szpital im. dra. Alfreda Sokołowskiego Wałbrzych ul. Sokołowskiego 4	Specjalistyczny Szpital im. dra. Alfreda Sokołowskiego Wałbrzych ul. Sokołowskiego 4	nazwa rysunku Pomieszczenie rozdzielni nN RR-Szpital	data wykonania 02.2013	numer projektu 2/2/2013	skala 1:50
	sprawdził	mgr.inż Gerard Mainka 275/92/OP							branża ELEKTR.

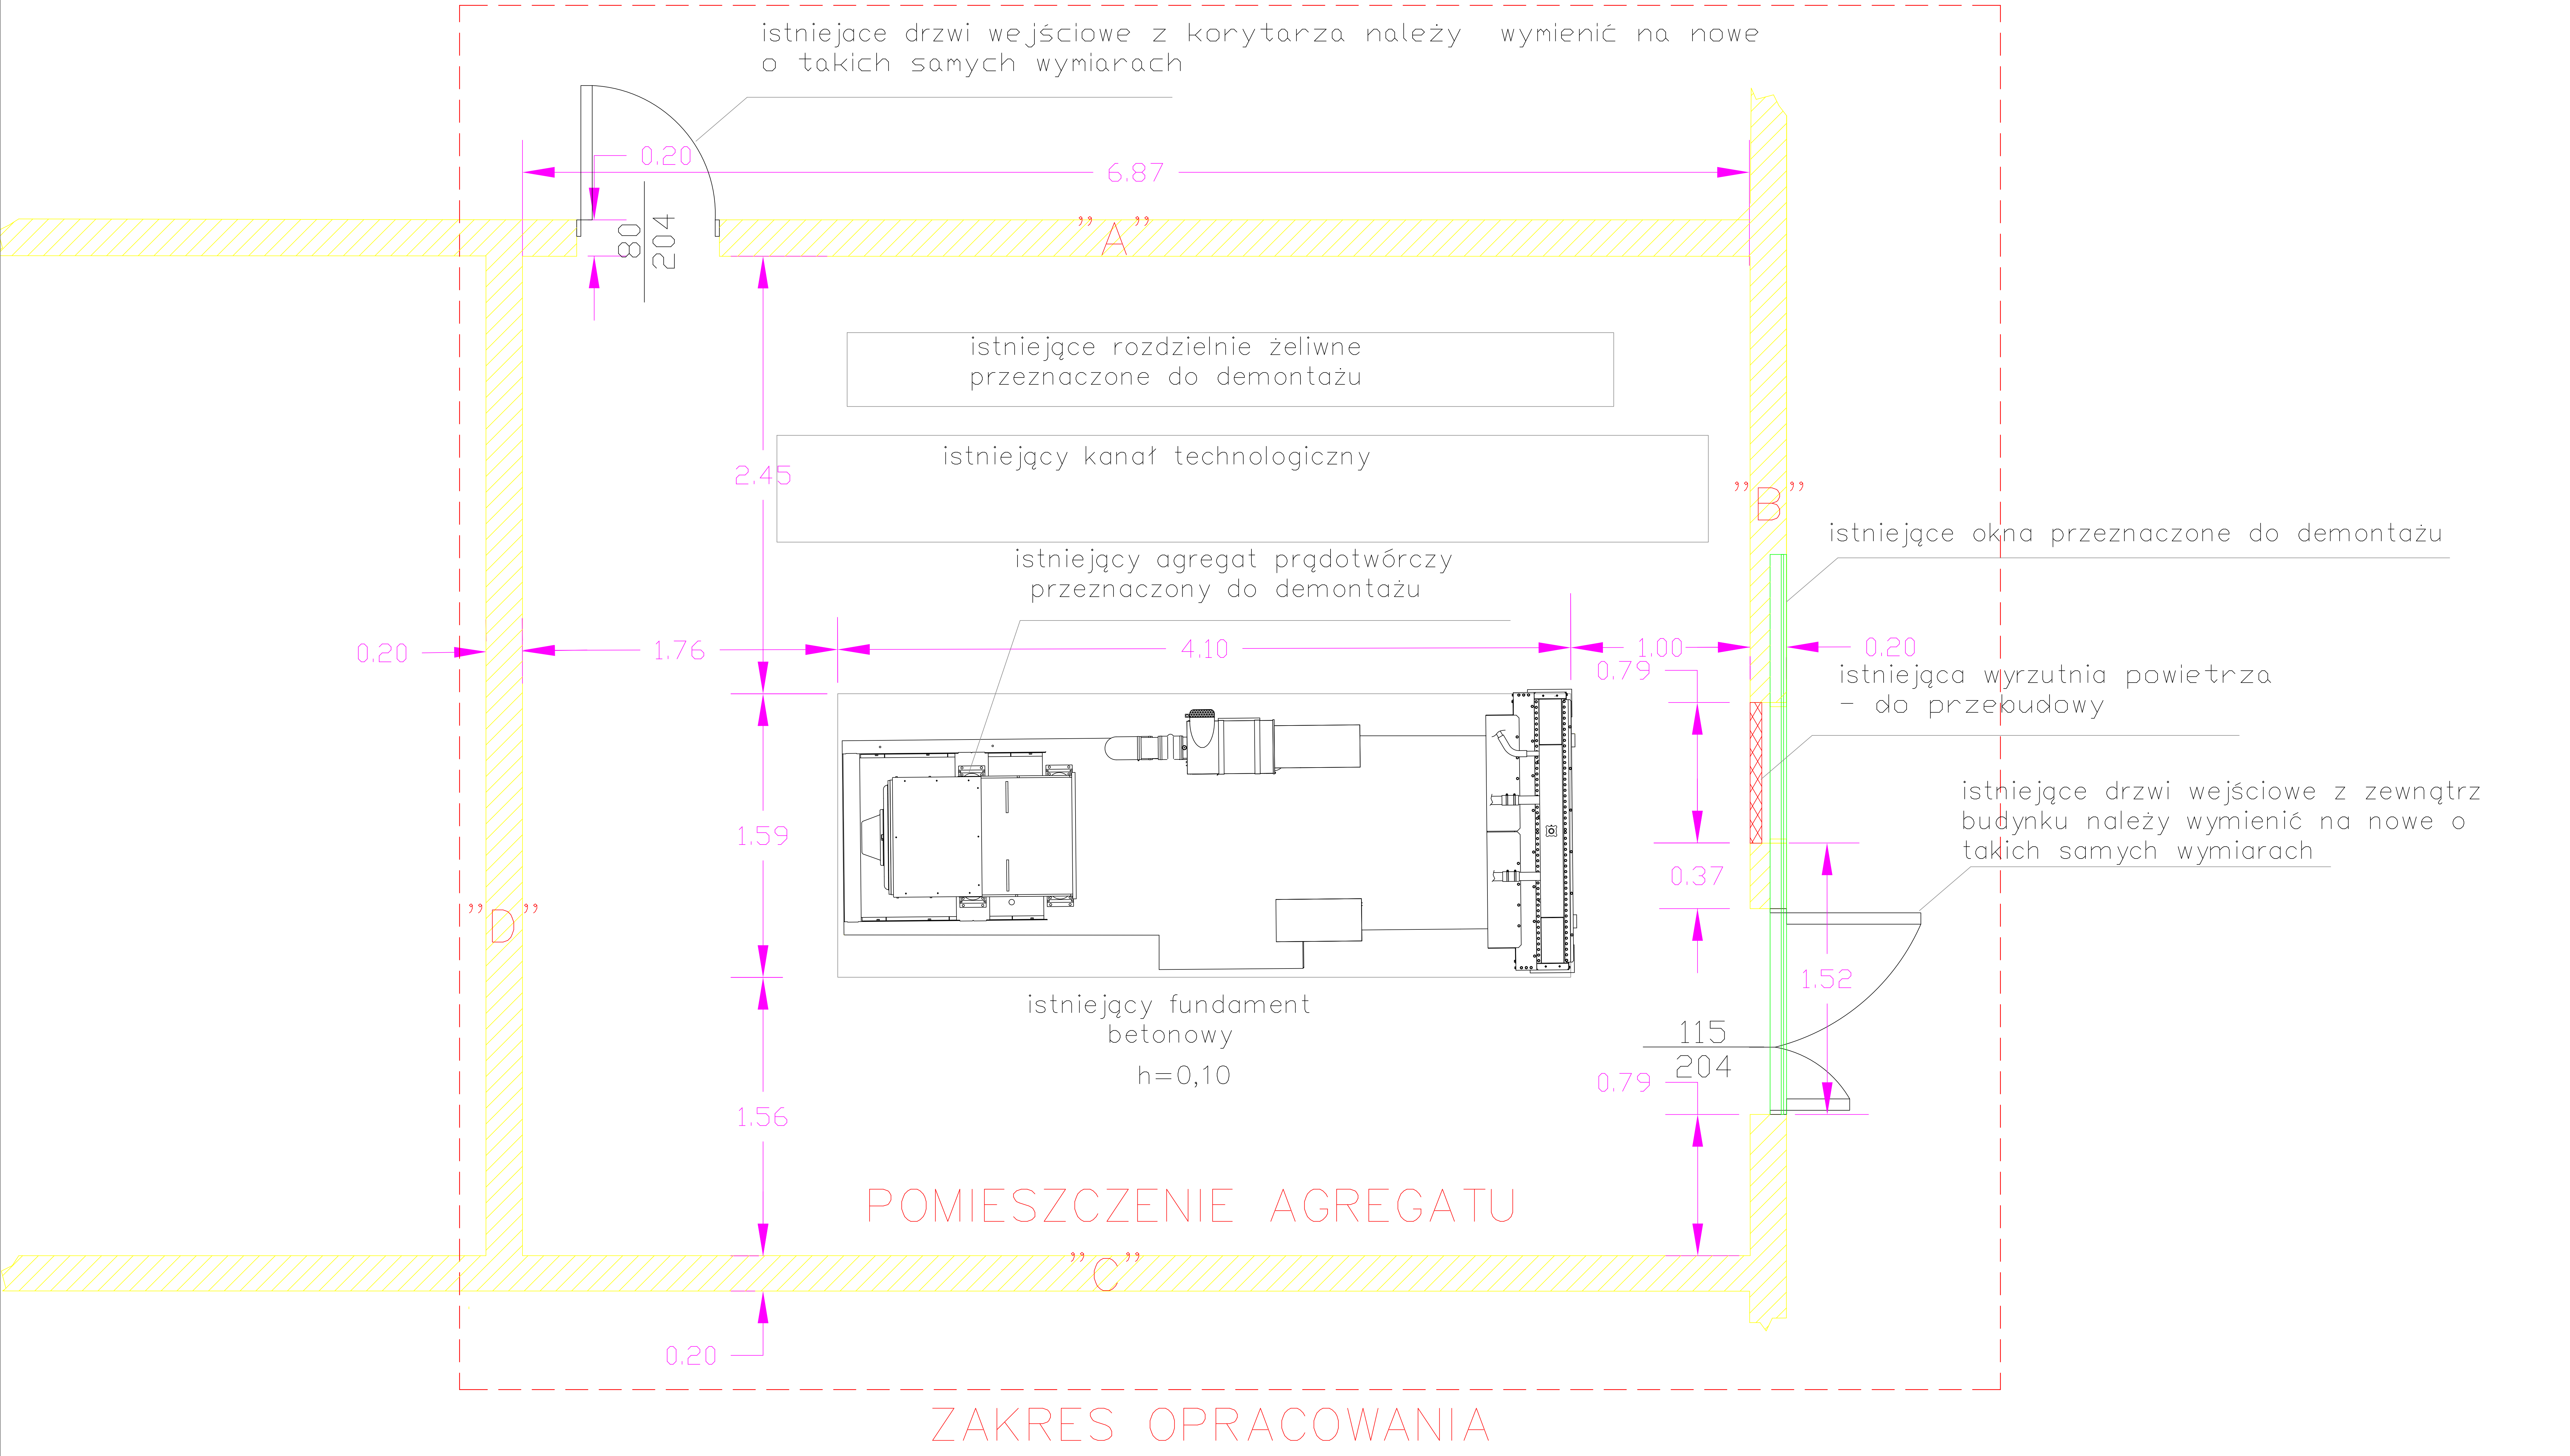

 elektrotechnika systemy p.poz. 46-073 Mechnice ul. Torowa 3 tel.kom. +48 519441165 tel/fax 77 4640560	projektant	inż. Danuta Bobrowska 138/86/OP		obiekt,adres	inwestor	temat MODERNIZACJA ZASILANIA AWARYJNEGO PROJEKT TECHNICZNY			nr. rysunku 9-E
	opracował/ rysował	mgr.inż Damian Szemajda Tomasz Kotula		Specjalistyczny Szpital im. dra. Alfreda Sokołowskiego Wałbrzych ul. Sokołowskiego 4	Specjalistyczny Szpital im. dra. Alfreda Sokołowskiego Wałbrzych ul. Sokołowskiego 4	nazwa rysunku Pomieszczenie agregatu prądotwórczego -stan istniejący	data wykonania 02.2013	numer projektu 2/2/2013	skala 1:50
	sprawdził	mgr.inż Gerard Mainka 275/92/OP							branża ELEKTR.

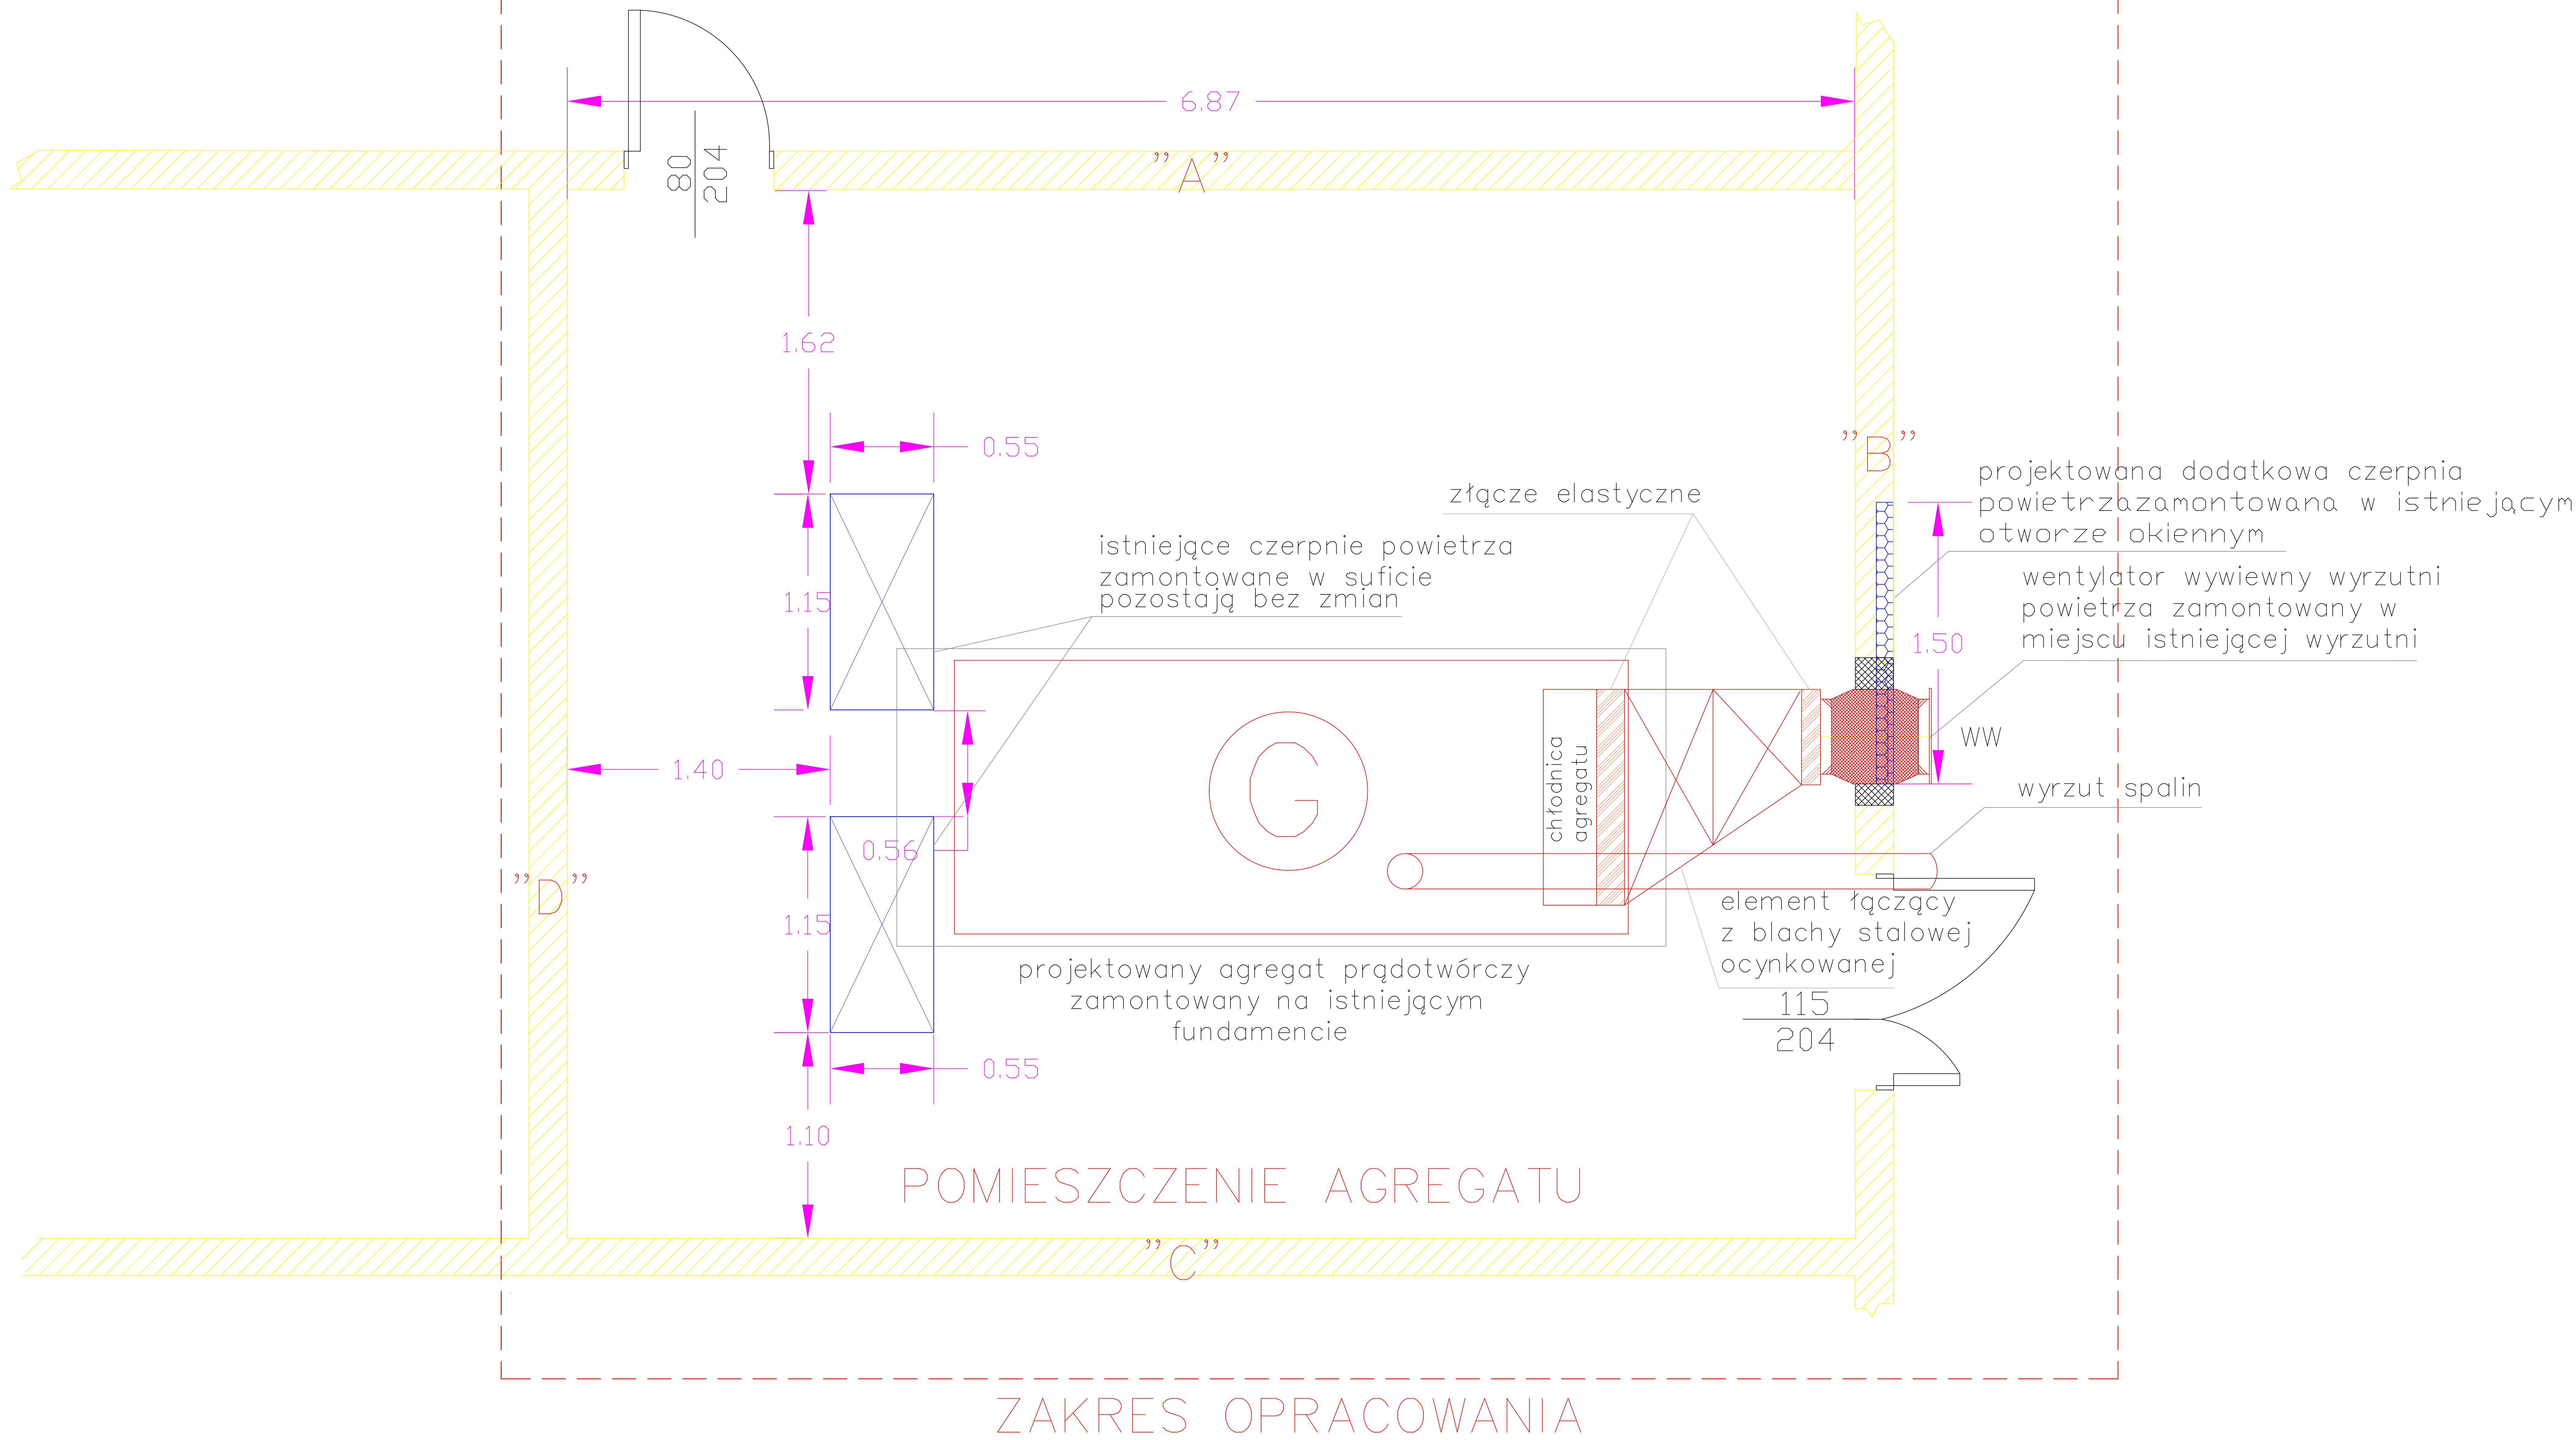

 elektrotechnika systemy p.poz. 46-073 Mechnice ul. Torowa 3 tel.kom. +48 519441165 tel/fax 77 4640560	projektant	inż. Danuta Bobrowska 138/86/OP		obiekt,adres		inwestor		temat MODERNIZACJA ZASILANIA AWARYJNEGO PROJEKT TECHNICZNY			nr. rysunku 10-E
	opracował/ rysował	mgr.inż Damian Szemajda		Specjalistyczny Szpital im. dra. Alfreda Sokołowskiego Wałbrzych ul. Sokołowskiego 4	Specjalistyczny Szpital im. dra. Alfreda Sokołowskiego Wałbrzych ul. Sokołowskiego 4	Specjalistyczny Szpital im. dra. Alfreda Sokołowskiego Wałbrzych ul. Sokołowskiego 4	nazwa rysunku Pomieszczenie agregatu prądotwórczego -stan projektowany	data wykonania 02.2013	numer projektu 2/2/2013	skala 1:50	
		Tomasz Kotula								branża ELEKTR.	
	sprawdził	mgr.inż Gerard Mainka 275/92/OP									

